
 
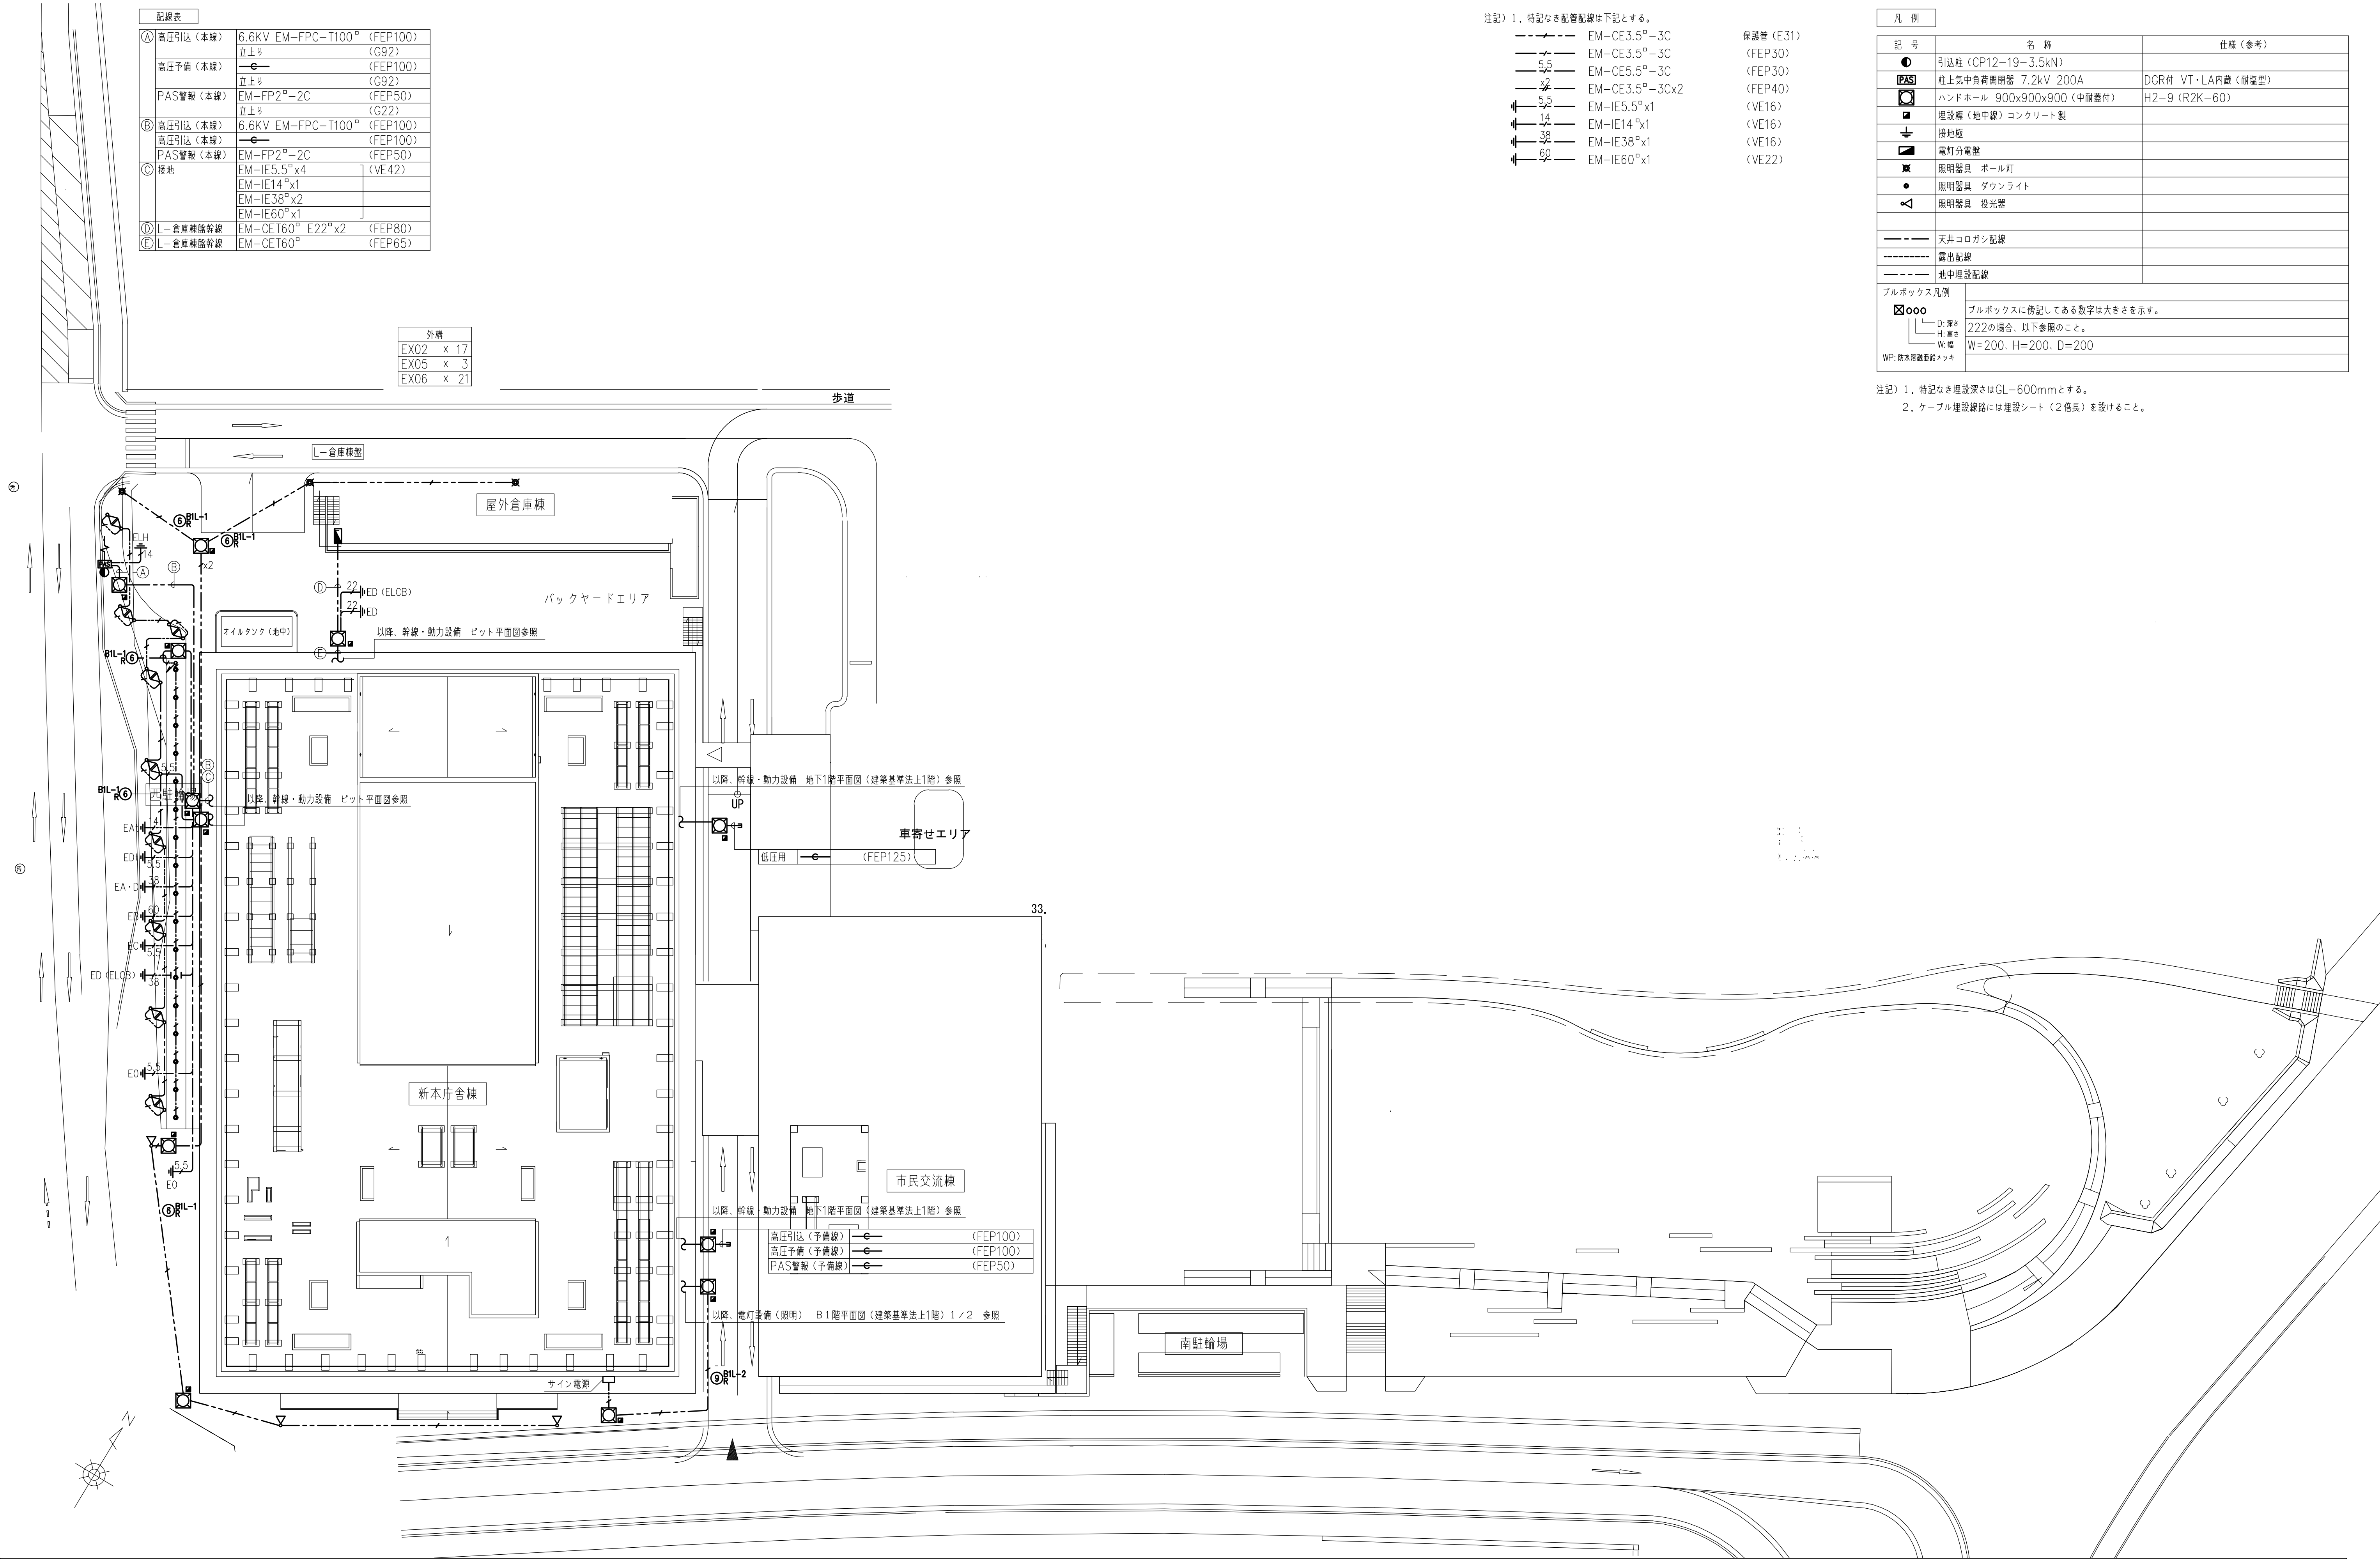




- 注記）１．特記なき配管配線は下記とする。
- | | | |
|-----|----------------|-----------|
| --- | EM-CE3.5°-3C | 保護管 (E31) |
| --- | EM-CE3.5°-3C | (FEP30) |
| --- | EM-CE5.5°-3C | (FEP30) |
| --- | EM-CE3.5°-3Cx2 | (FEP40) |
| --- | EM-IE5.5°x1 | (VE16) |
| --- | EM-IE14°x1 | (VE16) |
| --- | EM-IE38°x1 | (VE16) |
| --- | EM-IE60°x1 | (VE22) |

凡 例		
記 号	名 称	仕様 (参考)
●	引込柱 (CP12-19-3.5kN)	
 PAS	柱上気中負荷開閉器 7.2kV 200A	DGR付 VT・LA内蔵 (耐塩型)
	ハンドホール 900x900x900 (中継器付)	H2-9 (R2K-60)
	埋設種 (地中線) コンクリート製	
	接地極	
	電灯分電盤	
	照明器具 ボール灯	
	照明器具 ダウンライト	
	照明器具 投光器	
----	天井コログシ配線	
-----	露出配線	
----	地中埋設配線	
ブルボックス凡例		
 ooo	ブルボックスに傍記してある数字は大きさを示す。	
	D: 深さ H: 高さ W: 幅	
WP: 防水層継ぎ目	222の場合、以下参照のこと。 W=200, H=200, D=200	

注記）１．特記なき埋設深さはGL-600mmとする。
２．ケーブル埋設線路には埋設シート（２倍長）を設けること。

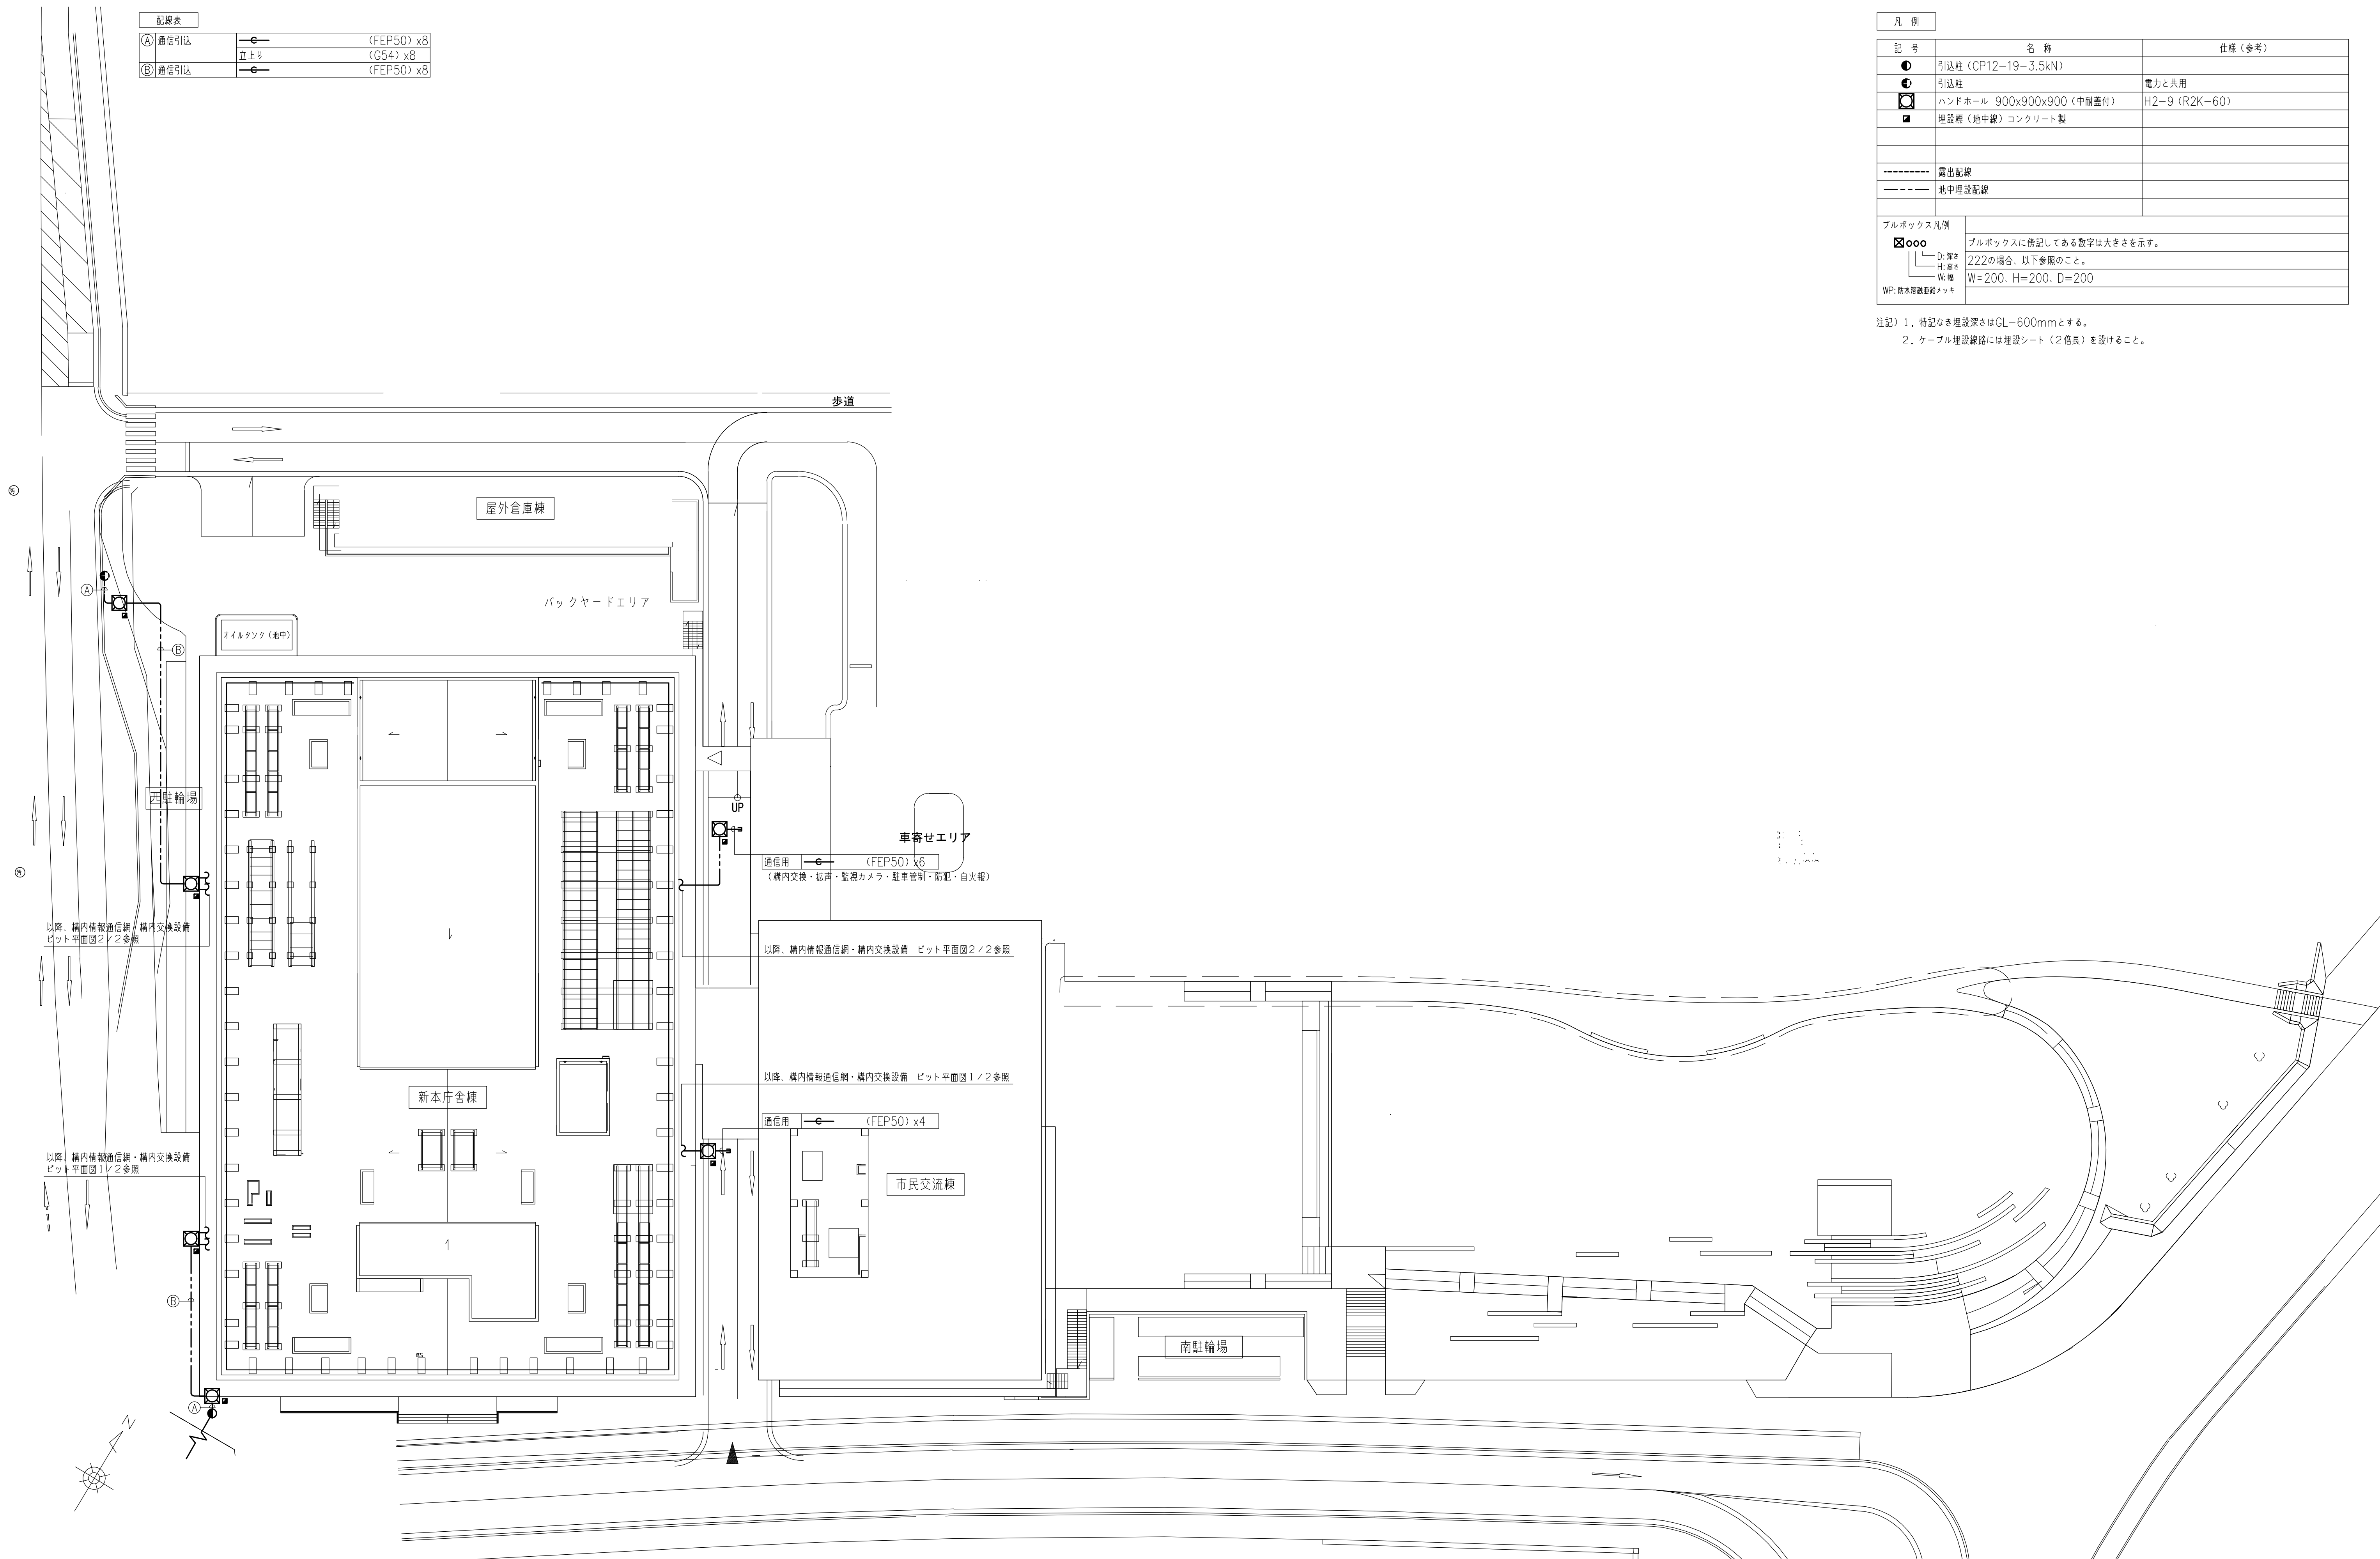


配線表		
④ 通信引込		(FEP50) x8
	立上り	(G54) x8
⑤ 通信引込		(FEP50) x8

凡 例		
記 号	名 称	仕様 (参考)
●	引込柱 (CP12-19-3.5kN)	
⦿	引込柱	電力と共用
⊠	ハンドホール 900x900x900 (中継器付)	H2-9 (R2K-60)
■	埋設棒 (地中線) コンクリート製	
-----	露出配線	
- - - - -	地中埋設配線	
ブルボックス凡例		
⊠ooo		ブルボックスに傍記してある数字は大きさを示す。
└─ D: 深さ		222の場合、以下参照のこと。
└─ W: 幅		W=200, H=200, D=200
WP: 雨水貯留施設メッキ		

注記) 1. 特記なき埋設深さはGL-600mmとする。
2. ケーブル埋設線路には埋設シート (2 倍長) を設けること。

 石本建築事務所 ISHIMOTO architectural & engineering firm, inc.	履歴	完成図作成 (※注者名)	完成図承認	法適合確認欄 構造設計一級建築士 宮久保 充一 構造設計一級建築士 山本 健一 証交付番号 第 8696 号 本図 (仕様書) に記載された事項は、設備関係規定に適合することを確認した。 構造設計一級建築士 証交付番号	法適合確認欄 設備設計一級建築士 山本 健一 設備設計一級建築士 米山 浩一 証交付番号 第 750 号	製作日	代表設計者 一級建築士 大臣登録第 263367 号 山本 健一	設計者 一級建築士 大臣登録第 301539 号 米山 浩一 担当者 田中 静 山本 典由美	山口市 総務部 本庁舎整備推進室	室長	設計	設計			業務名称 山口市新本庁舎棟新築電気設備工事	業務契約コード 107513-04	図面番号 E-00-02	管理建築士 一級建築士 大臣登録第 280701 号 西 重隆
	日付	日付	日付	日付	日付	日付	日付	日付	日付	日付	日付	日付	日付	日付	図面名称 構内通信線路図	縮尺 A1: S=1/300 A3: S=1/600		
	担当者	担当者	担当者	担当者	担当者	担当者	担当者	担当者	担当者	担当者	担当者	担当者	担当者	担当者				

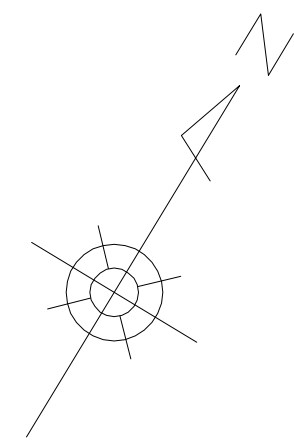

※ 小口径樹号は下記の樹形形状を示す。

ST	・・	ストレート	UT	・・	トラップ付合流
90Y	・・	90度合流	ESC-Y・・		切替樹
90L	・・	90度曲り			

※ 小口径ビ樹は落差30mmを考慮する。

※ インパット樹は落差20mmを考慮する。